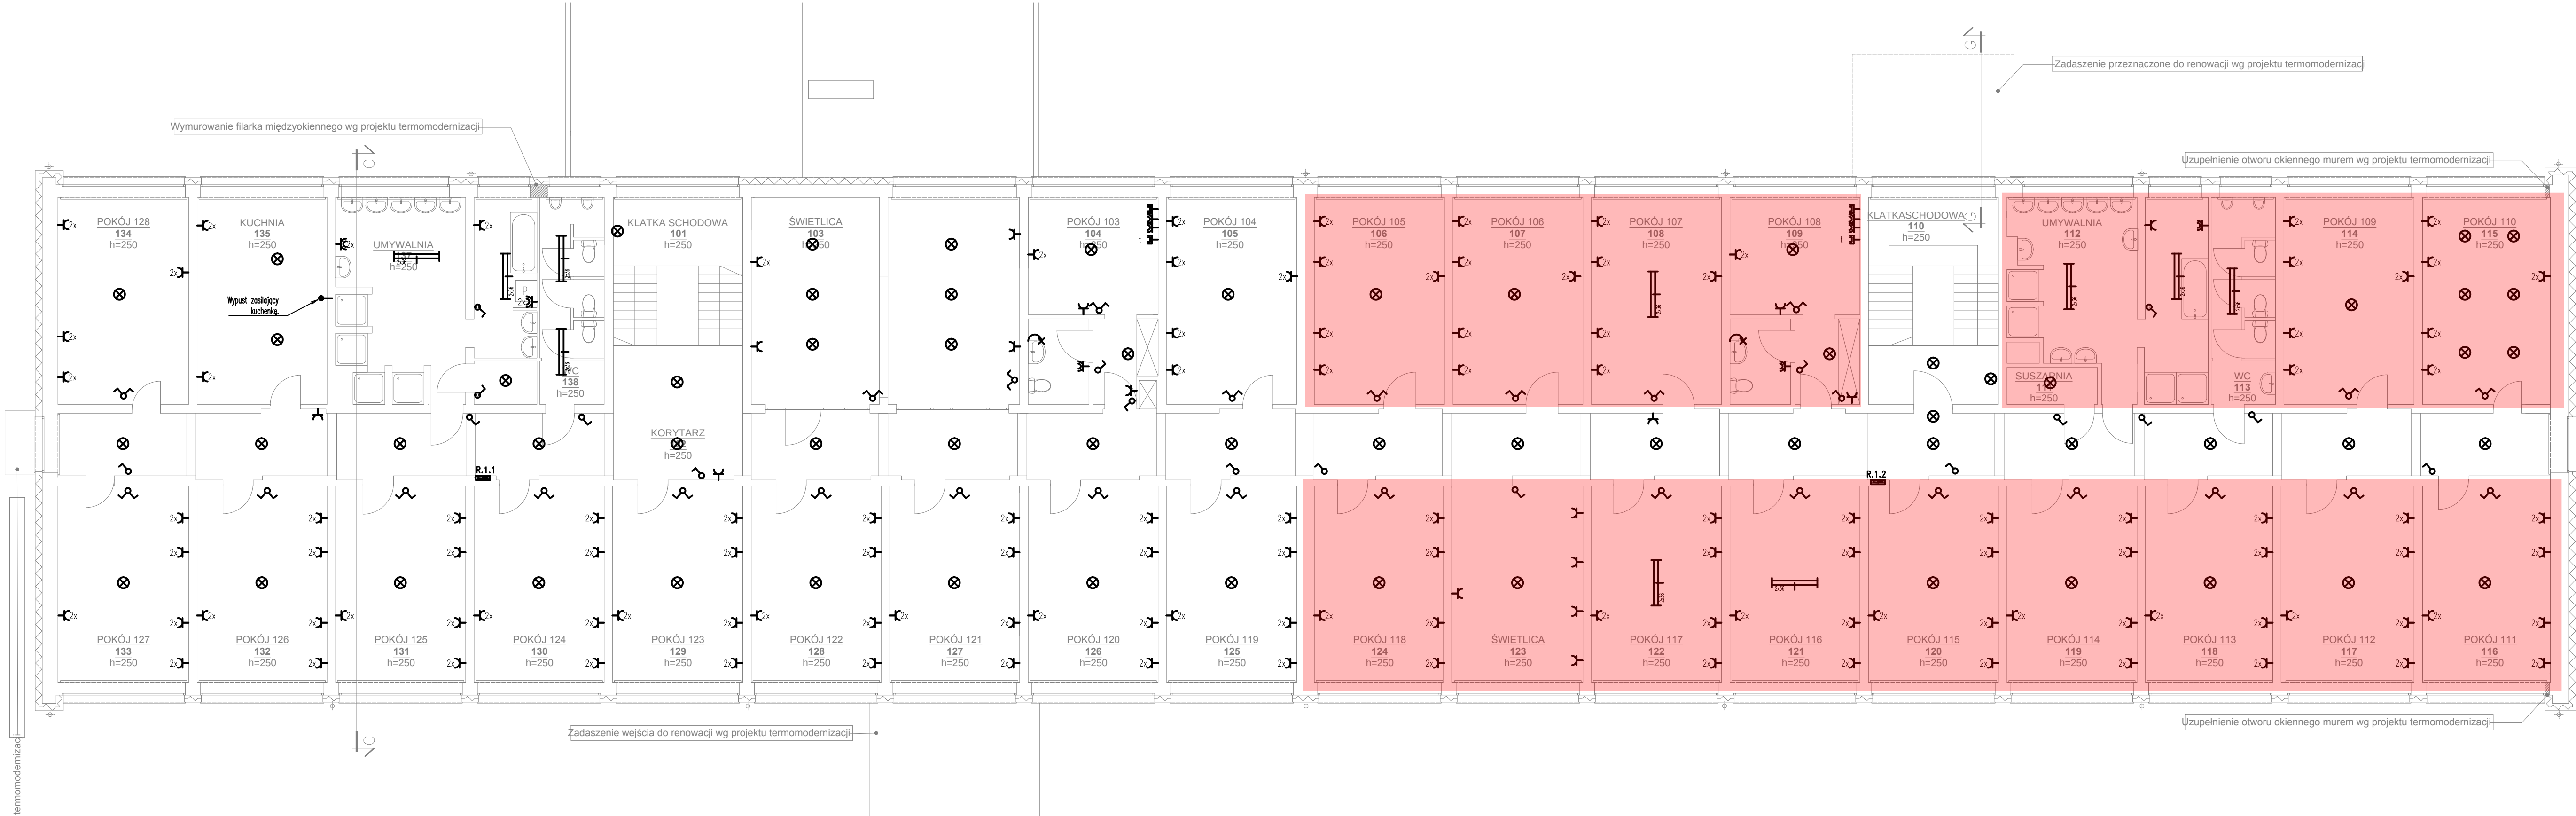


OBJAŚNIENIA

- Istniejąca oprawa świetłkowa 2x36W
- Istniejąca oprawa żarowa 2x40W
- Istniejąca oprawa świetłkowa 4x18W
- Istniejąca nacienna oprawa żarowa 2x40W
- Istniejący łącznik jednobiegunowy
- Istniejący łącznik dwubiegunowy
- Istniejący łącznik jednobiegunowy IP44
- Istniejące gniazdo 230V
- Istniejące gniazdo 230V IP44
- Istniejące gniazdo trójfazowe 16A
- Istniejący wypust zasilający 230V lub 400V

OBSZAR OBJĘTY REMONTEM
INSTALACJI ELEKTRYCZNYCH

WYDZIELENIE ZADANIA INWESTYCYJNEGO CZĘŚĆ 1
REWIZJA Z DNIA 25.05.2020

SAMOCZYNNY WYŁĄCZENIE ZASILANIA W UKŁADZIE TN-C-S			
Stadium:	PROJEKT WYKONAWCZY		
Branża:	INSTALACJE ELEKTRYCZNE		
PPJT TOPOLSKI Janusz Topolski 16-001 Kleścin, ul. Tuwima 17, tel.: 604-508-256	RYS. NR IE04		ARKUSZ NR 1
Nazwa rysunku:	RZUT I PIĘTRA INSTALACJE ELEKTRYCZNE – STAN ISTNIEJĄCY		
Obiekt:	Projekt instalacji elektrycznych Internatu Technikum Leśnego w Białowieży Park Dyrekcyjny 4, 17-230 Białowieża		
Inwestor:	Technikum Leśne w Białowieży, Park Dyrekcyjny 1A, 17-230 Białowieża		
Projektant:	Janusz Topolski BI/5/01	Skala 1:100	
Prawa autorskie zastrzeżone. USTAWA z dn. 4.02.1994r.		Data: 29.09.2017r.	